








Planänderungen:			
	Auf der Änderung	Datum	Name
1.	Nummerierung teilweise und Darstellung geändert - Bestand ergänzt -	April 2006	rs
2.			
3.			
4.			
5.			


ZEICHENERKLÄRUNG

-  Mischwasserkanal
-  Regenwasserkanal/Grabenverdolung
-  Fremdwasserleitung
-  Abwasserdruckleitung
-  Schmutzwassersammler
-  Hauskontrollschacht für Mischwasser daneben PVC- Rohr NUR für Fremdwasser
-  Hydrant

INGENIEURBÜRO SCHWÖRER
WASSER-VERMESSUNG-VERKEHR

Ingenieurbüro Schwörer GmbH
Waldhauserstrasse 4 88499 Althelm
Postfach 1327 88493 Riedlingen
Tel. 07371 9308-0 Fax 07371 9308-19
E-mail: INFO@IBSCHWOERER.DE

Gemeinde Uilingen Kreis Biberach	Anlage Nr. 1
Bauvorhaben: Kanalkataster Möhringen	Ingenieurbüro Schwörer
Bauteil:	Projekt Nr. 1: 337
Plan: Bestandslageplan	
	Datum: 1999/Jan 10
	Reviz.: 1
	Gepr.: 1
	Datum: 15.09.2006/10:33:27
	Maßstab: 1:500
	1

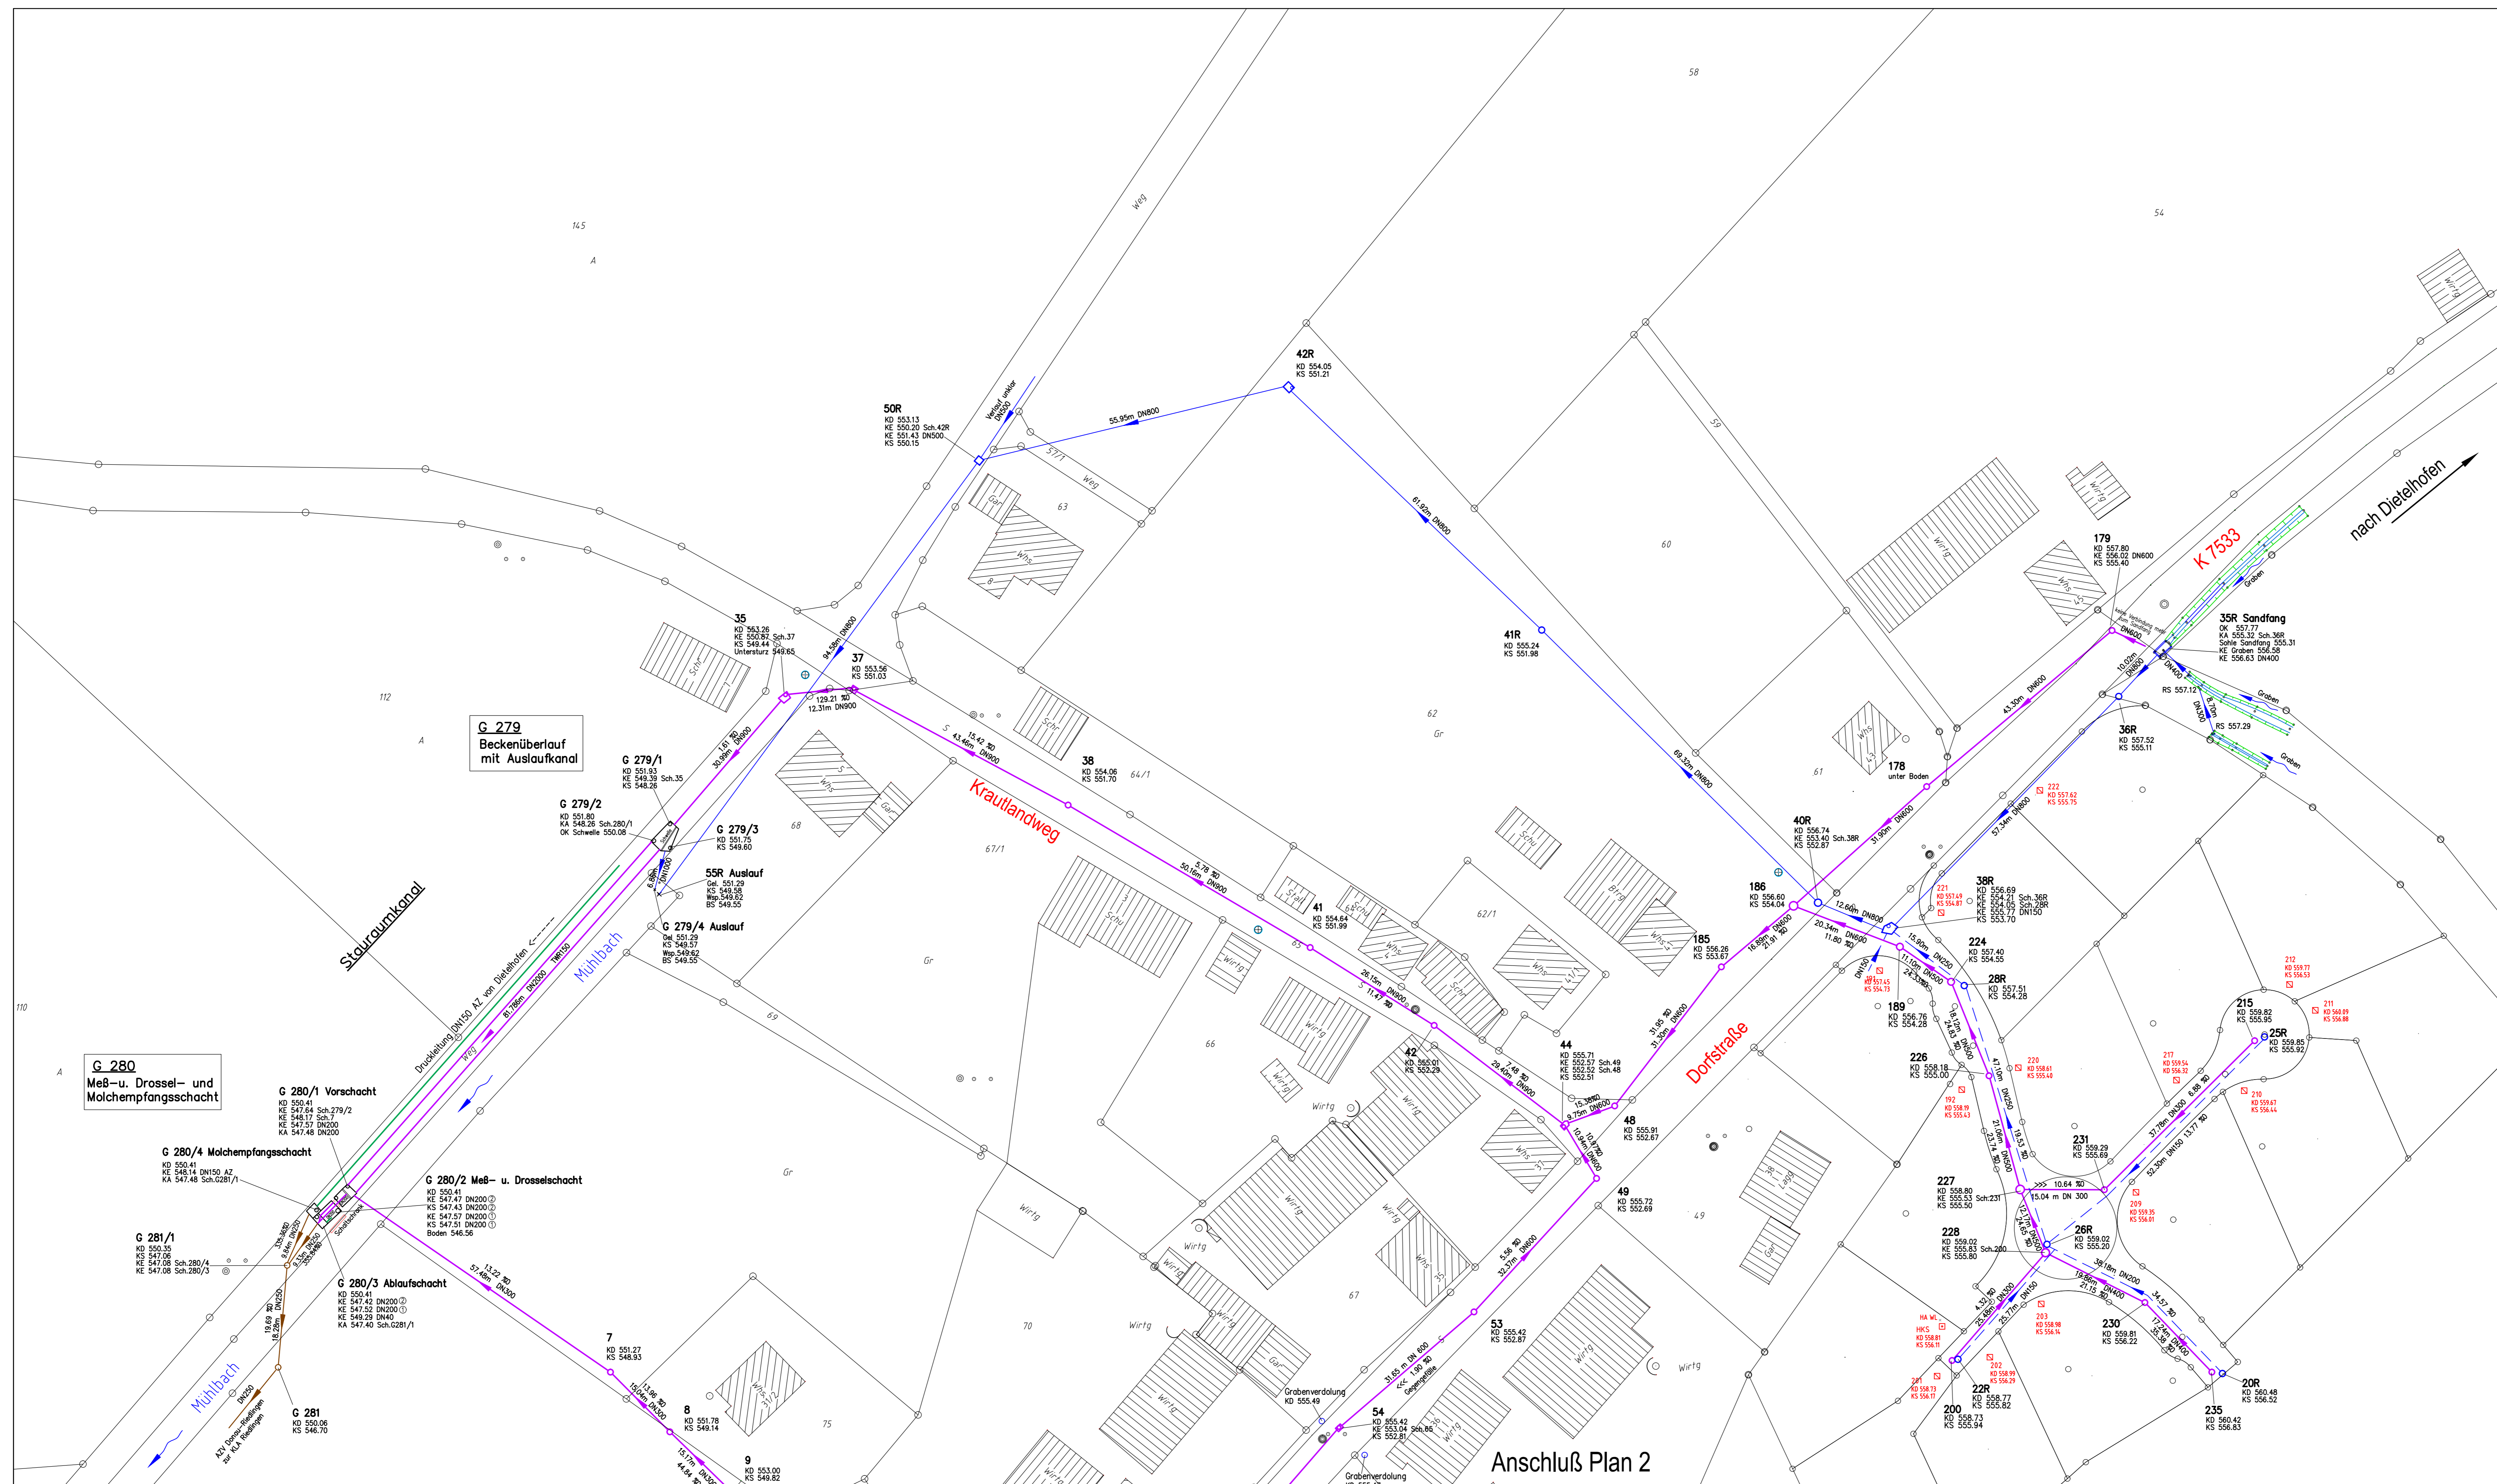

Ingenieurbüro Schwörer GmbH, 88493 Riedlingen/Althelm