
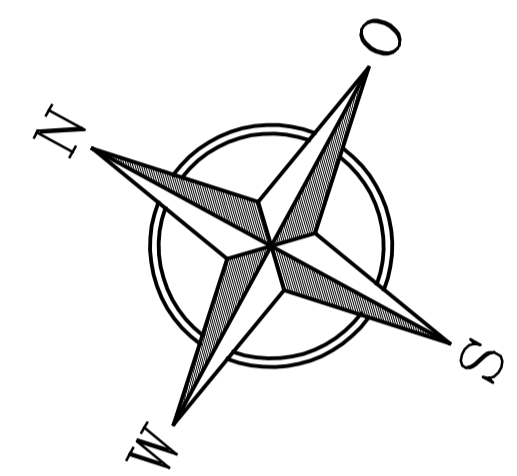


Gemeinde Unlingen

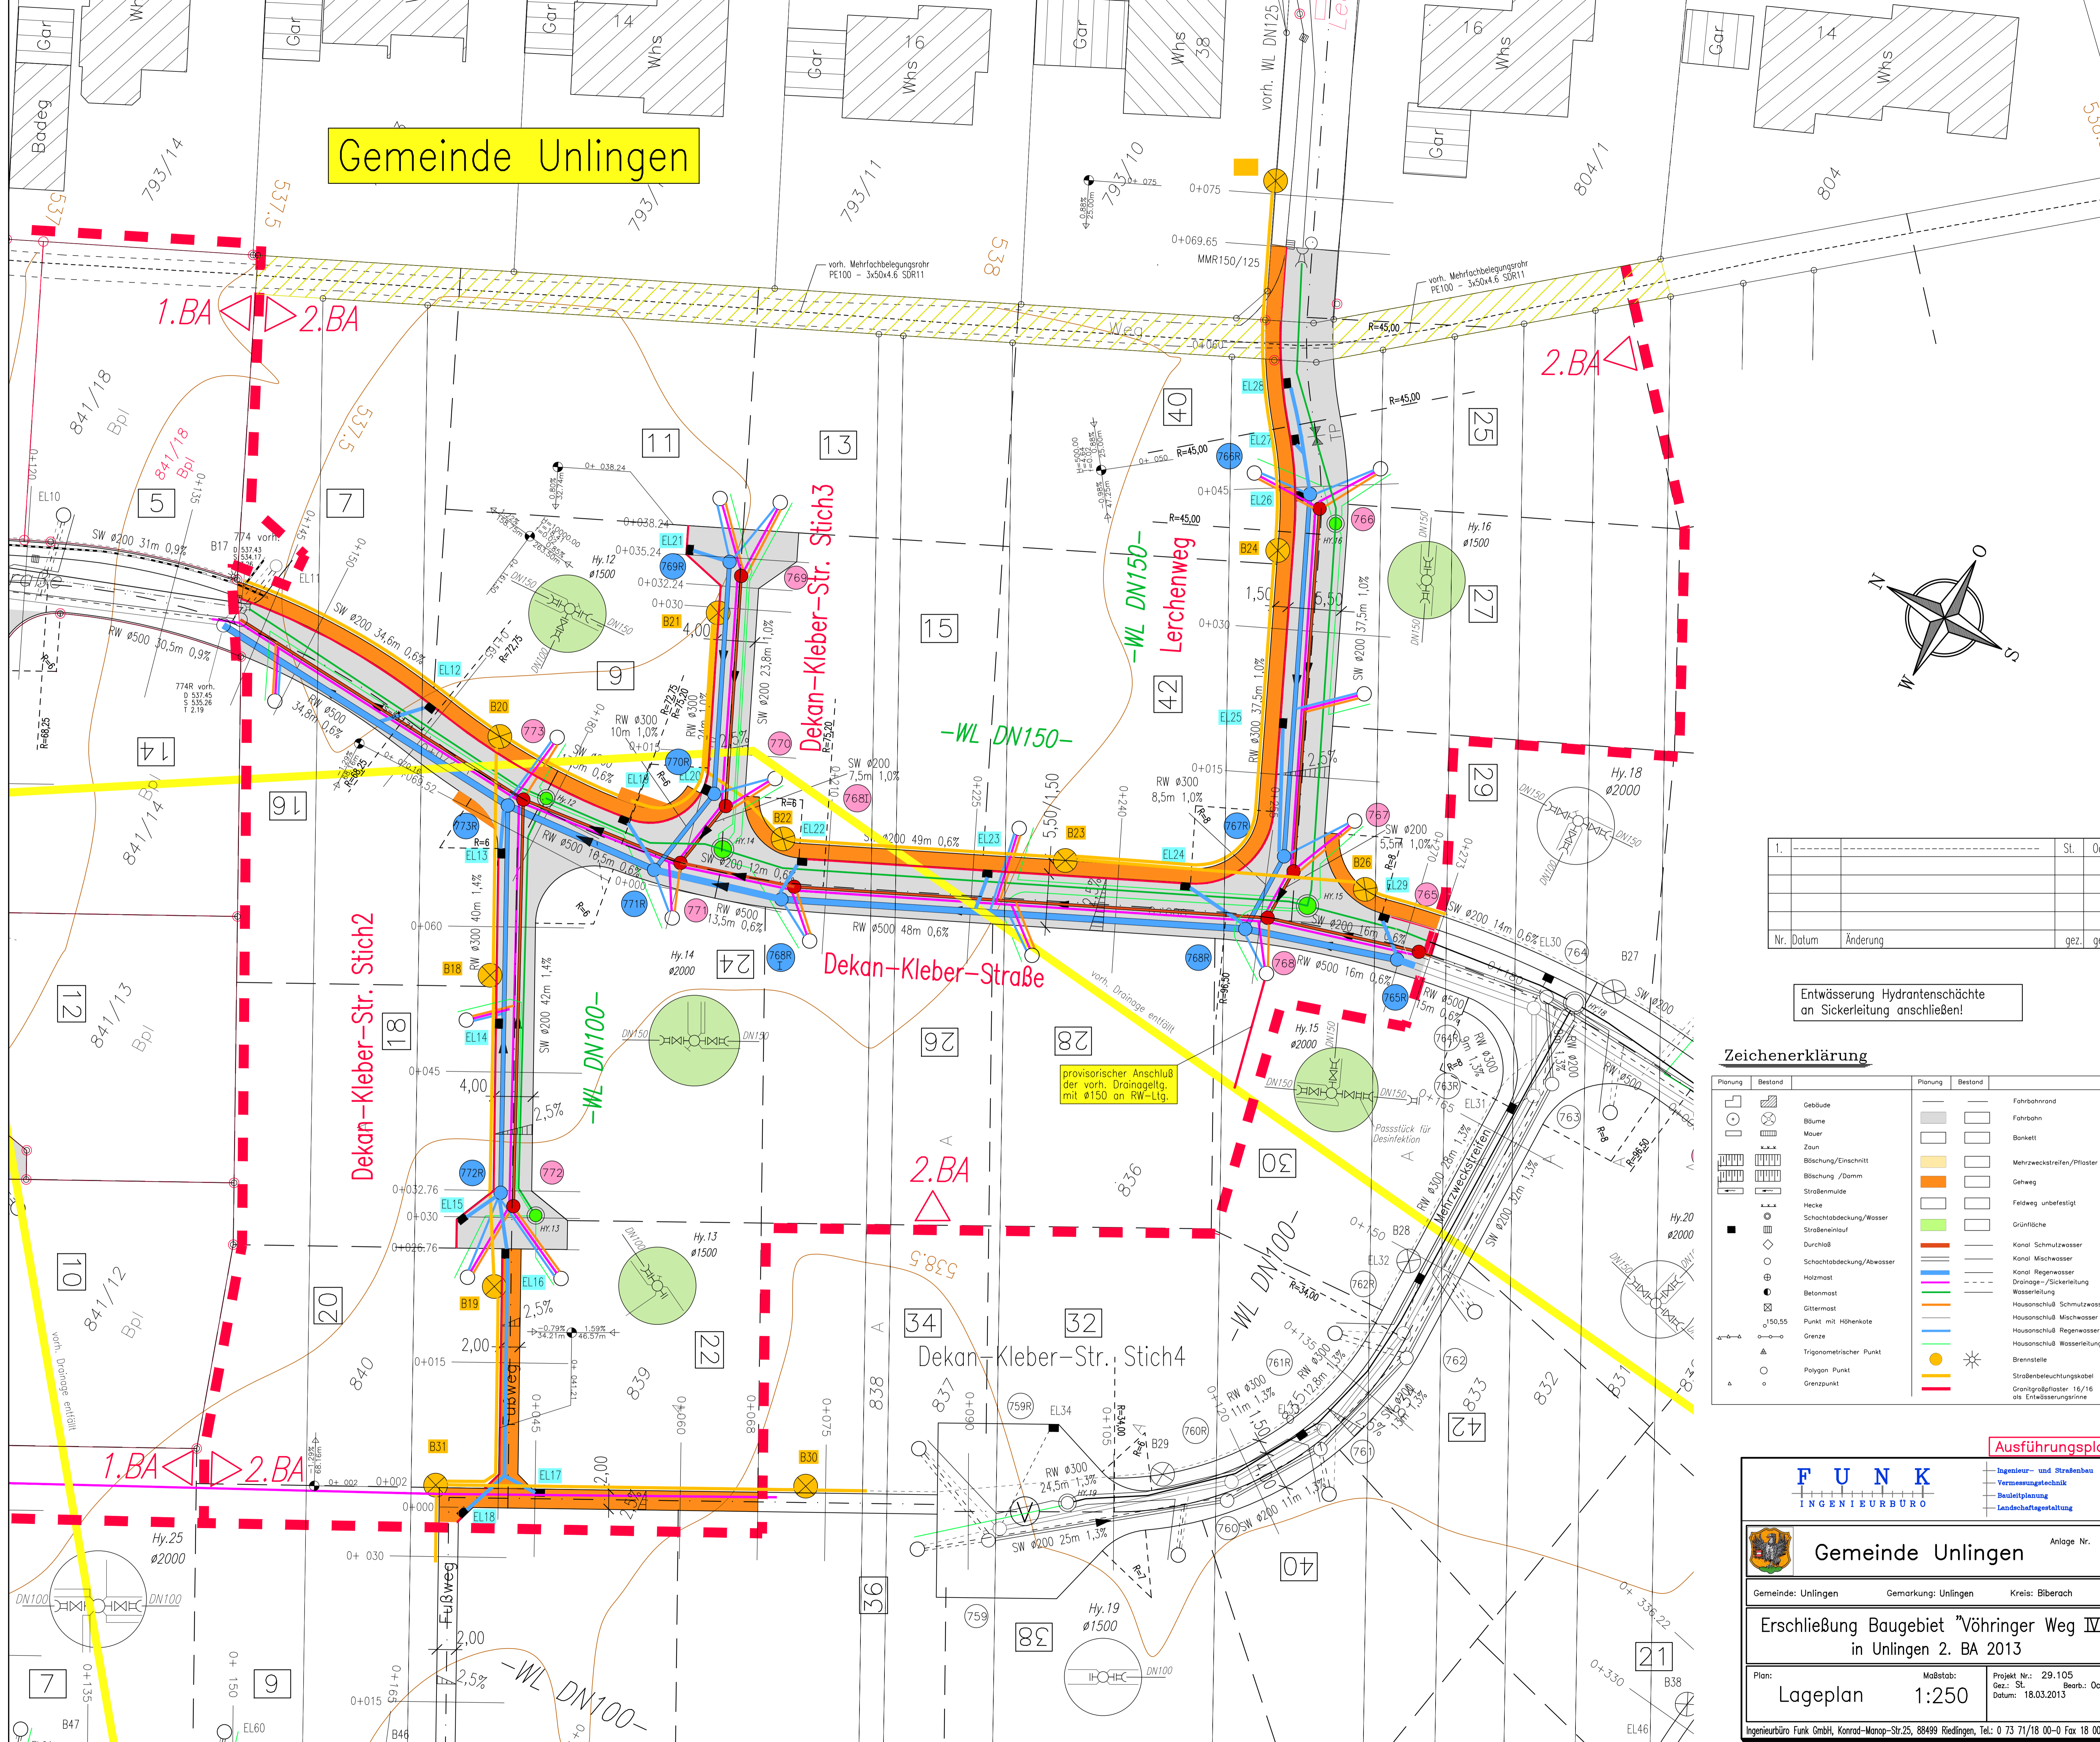

1.			St.	Oc.
Nr.	Datum	Änderung	gez.	gepr.

Entwässerung Hydrantenschächte an Sickerleitung anschließen!

Zeichenerklärung

Planung	Bestand	Planung	Bestand
	Gebäude		Fahrbahnrand
	Bäume		Fahrbahn
	Mauer		Bankett
	Zoo		Mehrzweckstreifen/Pflaster
	Böschung/Einschnitt		Grasweg
	Böschung/Damm		Feldweg unbefestigt
	Straßenrandle		Grünfläche
	Hecke		Kanal Schmutzwasser
	Schachtabdeckung/Wasser		Kanal Mischwasser
	Schachtabdeckung/Abwasser		Drainage-/Sickerleitung
	Holzrost		Wasserleitung
	Betonmast		Hausanschluß Schmutzwasser
	Gitterrost		Hausanschluß Mischwasser
	Punkt mit Höhenkote		Hausanschluß Regenwasser
	Grenze		Hausanschluß Wasserleitung
	Polygon Punkt		Brennstelle
	Grenzpunkt		Straßenbeleuchtungskabel
			Gränzpfosten 16/16 als Entwässerungsrinne

Ausführungsplan

FUNK
INGENIEURBÜRO

Anlage Nr. _____

Gemeinde Unlingen

Gemeinde: Unlingen Gemarkung: Unlingen Kreis: Biberach

Erschließung Baugebiet "Vöhringer Weg IV" in Unlingen 2. BA 2013

Plan: Lageplan	Maßstab: 1:250	Projekt Nr.: 29.105	Gez.: St.	Bearb.: Oc.
		Datum: 18.03.2013		

Ingenieurbüro Funk GmbH, Konrad-Manop-Str.25, 88499 Riedlingen, Tel.: 0 73 71/18 00-0 Fax 18 00-10